


UBICAZIONE DELL'OPERA COMUNE ANDORNO MICCA (BI) LOCALITA' via Lojodice, 12	
NATURA E PARTI COMMITTENTE Comune di ANDORNO MICCA via B. Gallinari, 285 DESCRIZIONE RISTRUTTURAZIONE DEL SECONDO PIANO DEL PENSIONATO PER ANZIANI "CASA DEL SORRISO" RIFERIMENTI lavoro 15.07	
DATI DELL'ELABORATO SERIE Progetto esecutivo NUMERO 6 TITOLO IMPIANTO ELETTRICO ED ELETTRONICO SCALA 1 : 50 DATA 05 dicembre 2015	
ESAME DEL PROGETTO PROFESSIONISTA CONSULENTE MAURO PALMIERI p.l. elettrotecnico fraz. Campore, 102 - VALLE MOSSO tel. 015/702688 codice fiscale PLM MRA 69E07 DB88V partita IVA 01 82 587 002 3 Iscritt. prof. Ord. Per. Ind. B.V.C.n.584	
RENZO MAGGIA - Ingegnere via dei Giardini, 70 - COSSATO tel. 015/926300 - 339866550 codice fiscale MAG RNC 49B24 AB78P partita IVA 00 30 507 002 0 Iscrizione prof. Albo Ingegneri BI-A70	

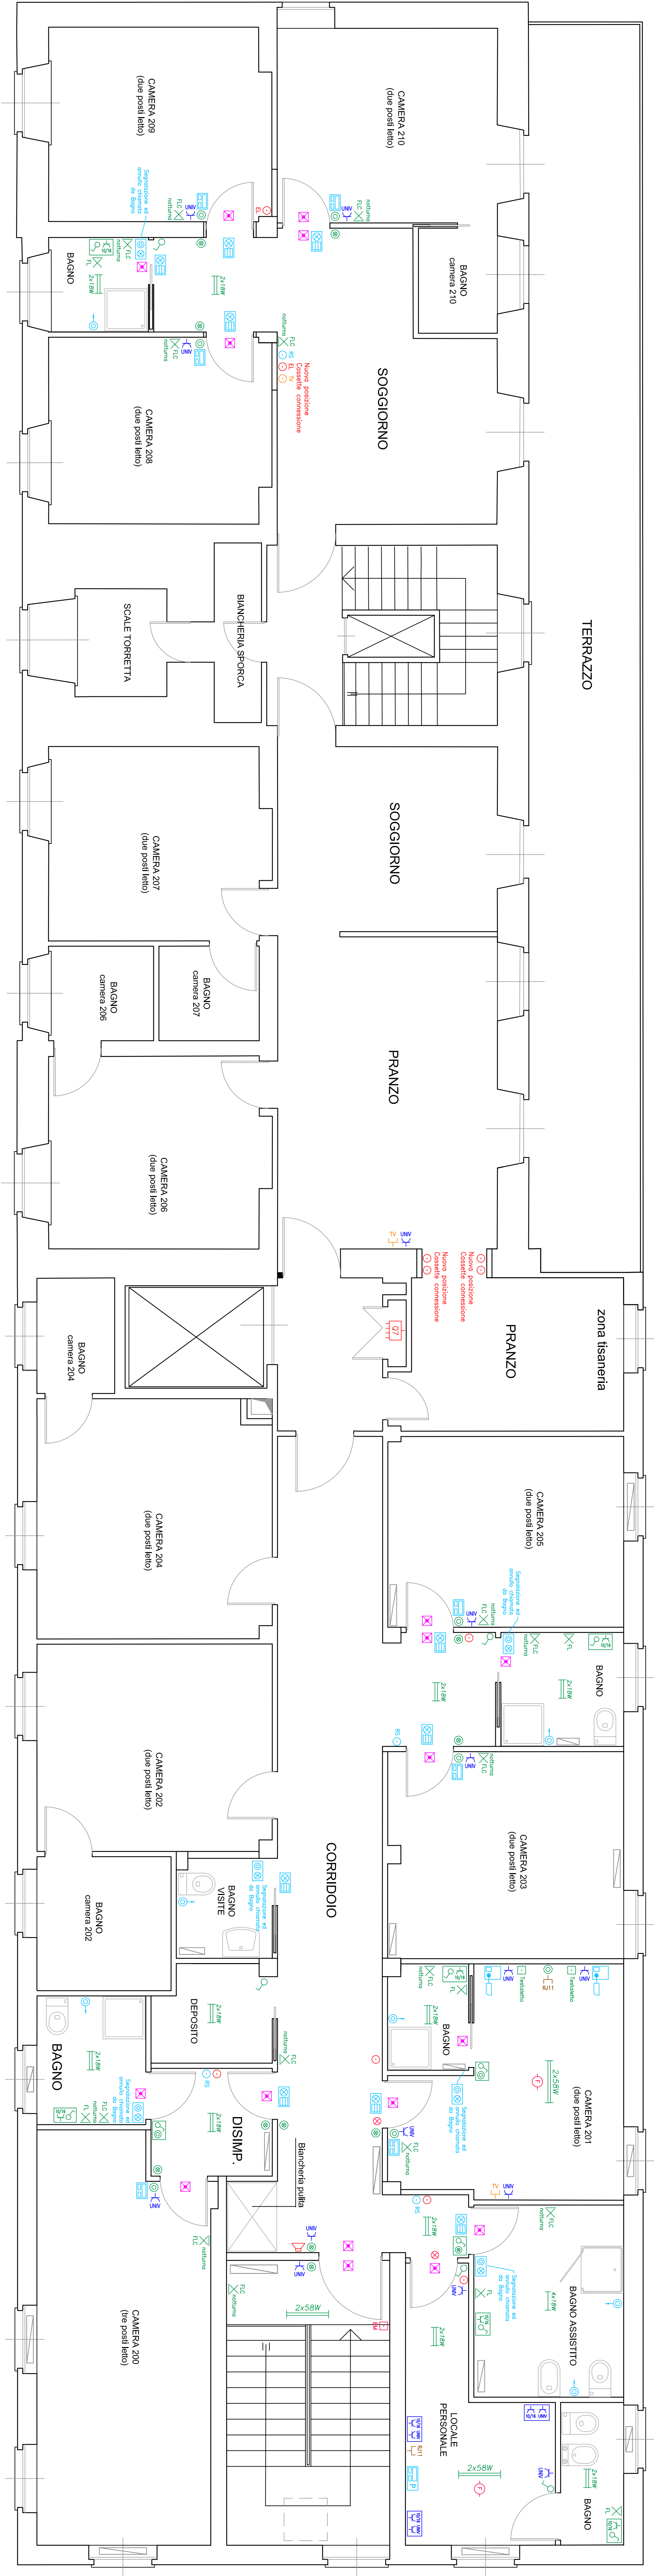

LEGENDA IMPIANTI ELETTRICI	
	: GRUPPO MISURA ENEL
	: QUADRO ELETTRICO DI DISTRIBUZIONE
	: CASSETTINA DI CONNESSIONE
	: CASSETTINA DI CONNESSIONE IMPIANTO ELETTRICO
	: CASSETTINA DI CONNESSIONE IMPIANTO ANTENNA TV
	: CASSETTINA DI CONNESSIONE IMPIANTO ALLARME
	: INTERRUTTORE UNIPOLARE
	: DEVIATORE UNIPOLARE
	: PULSANTE UNIPOLARE
	: PULSANTE UNIPOLARE LUMINOSO
	: PUNTO ALIMENTAZIONE UTILIZZATORE
	: APPARECCHIO DI ILLUMINAZIONE AUTONOMO DI SICUREZZA
	: PUNTO LUCE PER LAMPADA FLUORESCENTE
	: PUNTO LUCE A PARETE PER LAMPADA FLUORESCENTE
	: PUNTO LUCE PER LAMPADA FLUORESCENTE COMPATTA
	: PUNTO LUCE A PARETE PER LAMPADA FLUORESCENTE COMPATTA
	: APPARECCHIO DI ILLUMINAZIONE A 2 TUBI FLUORESCENTI DA 18W
	: APPARECCHIO DI ILLUMINAZIONE A 4 TUBI FLUORESCENTI DA 18W
	: APPARECCHIO DI ILLUMINAZIONE DA 58W
	: PRESA A RICETTIVITA' MULTIPLA 2P+PE 10/16A
	: PRESA UNIVERSALE 2P+PE 10/16A
	: PRESA ANTENNA TV
	: PRESA PER CONNETTORI RJ11
	: ALTOPARLANTE IMPIANTO DIFFUSIONE SONORA ALLARMI
	: PUNTO RICHIESTA SOCCORSO DA LETTO
	: PUNTO DI VISUALIZZAZIONE E ANNULLAMENTO CHIAMATA (con tasti)
	: PUNTO DI VISUALIZZAZIONE CHIAMATA LOCALE PRESIDIO
	: LAMPADA DI SEGNALE FLUORIPORTA
	: PULSANTE RICHIESTA SOCCORSO DA TIRANTE
	: SPIA SEGNALAZIONE (Colore rosso)
	: RIVELATORE OTTICO DI FUMO IN AMBIENTE
	: ELETTROMAGNETICO PER PORTE/PORTONI INAGILIUOCO
	: RIPETITORE OTTICO RIVELATORE DI FUMO